

**LEGENDA**

- FOSSA S PTICA
- CAIXAS DE DRENAGEM DE  GUAS PLUVIAIS E SEGMENTA O DE RESIDUO S LIDO DO P TIO
- ARMAZENAMENTO DE  GUA DA CHUVA
- CAIXA DE CAPTA O DE  GUA E RESIDUO
- SEPARADORA DE OLEO E RESIDUO

**PROJETO ARQUITET NICO**  
ESCALA INDICADA

**FOLHA  NICA**

**T TULO:** Projeto de pontos de fossa s ptica, caixa de separa o e reservat rios de  gua da chuva

**LOCAL:** Avenida Marginal Direita, 960 - Alemao - Santos/SP

**PROPRIET RIO (A):** Transporte Com rcio FASSINA Ltda

**SITUA O SEM ESCALA**


**QUADRO DE  REAS**

|                                    |           |
|------------------------------------|-----------|
| FOSSA S PTICA .....                | 2 UN      |
| CAIXAS DE DRENAGEM .....           | 6 UN      |
| ARMAZENAMENTO DE  GUA DA CHUVA ... | 278.000M  |

DocuSigned by:  
**Patr cia da Cruz Santos**  
527281E8B2244E7

PROPRIET RIO (A):  
 TRANSPORTE COM RCIO FASSINA LTDA

AUTORIA E RESPONSABILIDADE T CNICA:  
 ARG. PATRICIA DA CRUZ SANTOS  
 CAU: 208401-5 TEL: (13) 97417-9594

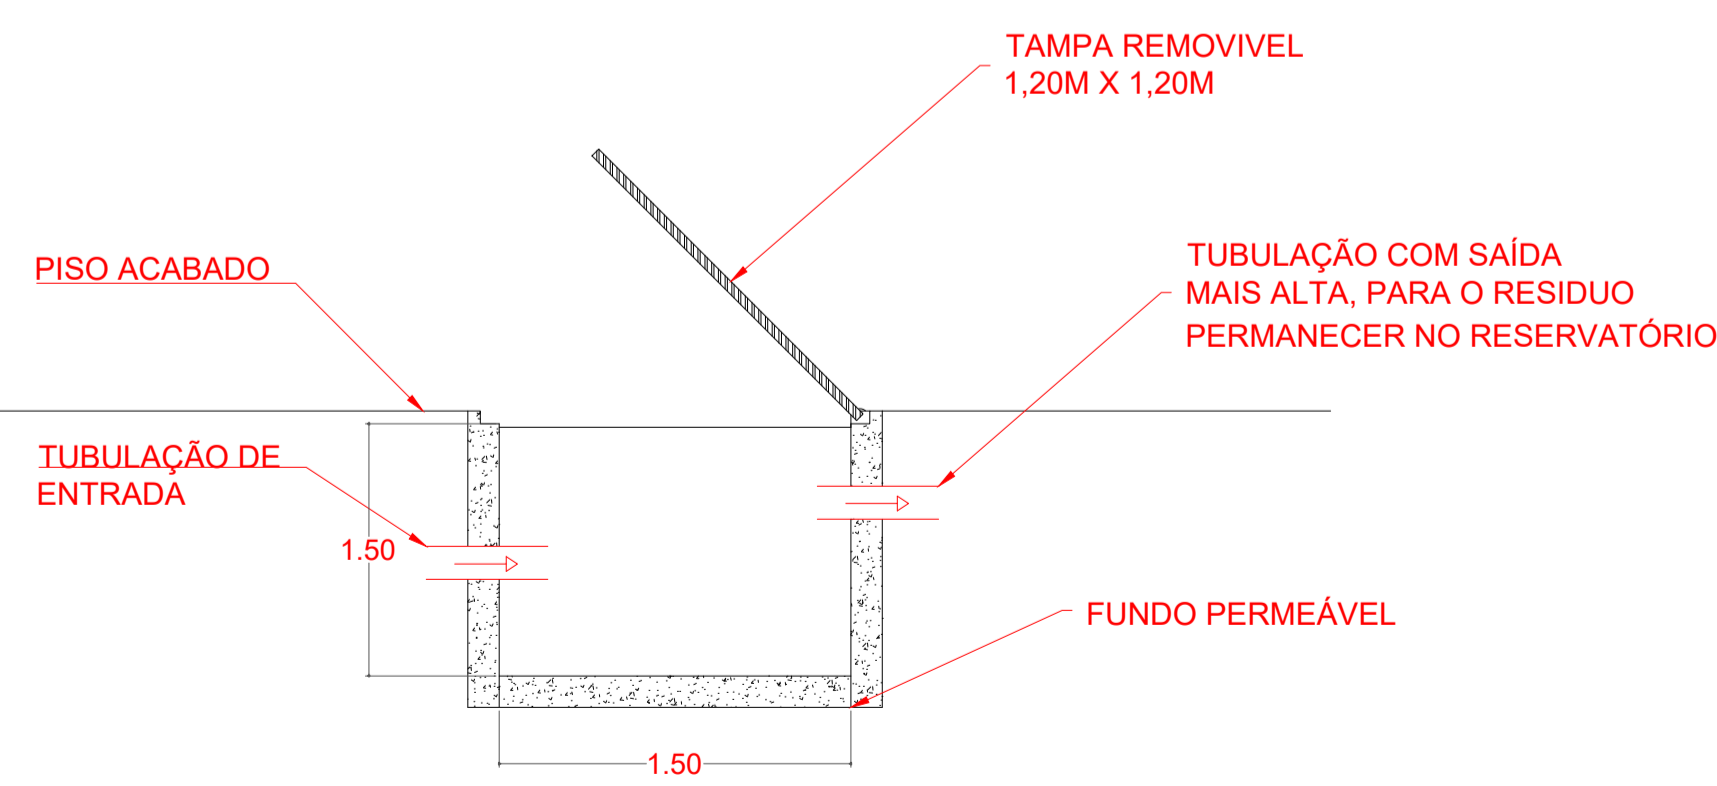

**DETALHE: CAIXAS DE DRENAGEM DE  GUAS PLUVIAIS E SEGMENTA O DE RESIDUO S LIDO DO P TIO**  
 S/ ESCALA

**PLANTA BAIXA**  
 ESCALA 1/250

** REA DESCOBERTA - AMPLIADA**  
 11.107,68 m<sup>2</sup>  
 ESTACIONAMENTO DE BUGS