


NOME DO DOCUMENTO: DISTRIBUIÇÃO GERAL DE ESGOTO E ÁGUAS PLUVIAIS
 NOME DO PROJETO: RECONSTRUÇÃO DO COMPLEXO INDUSTRIAL

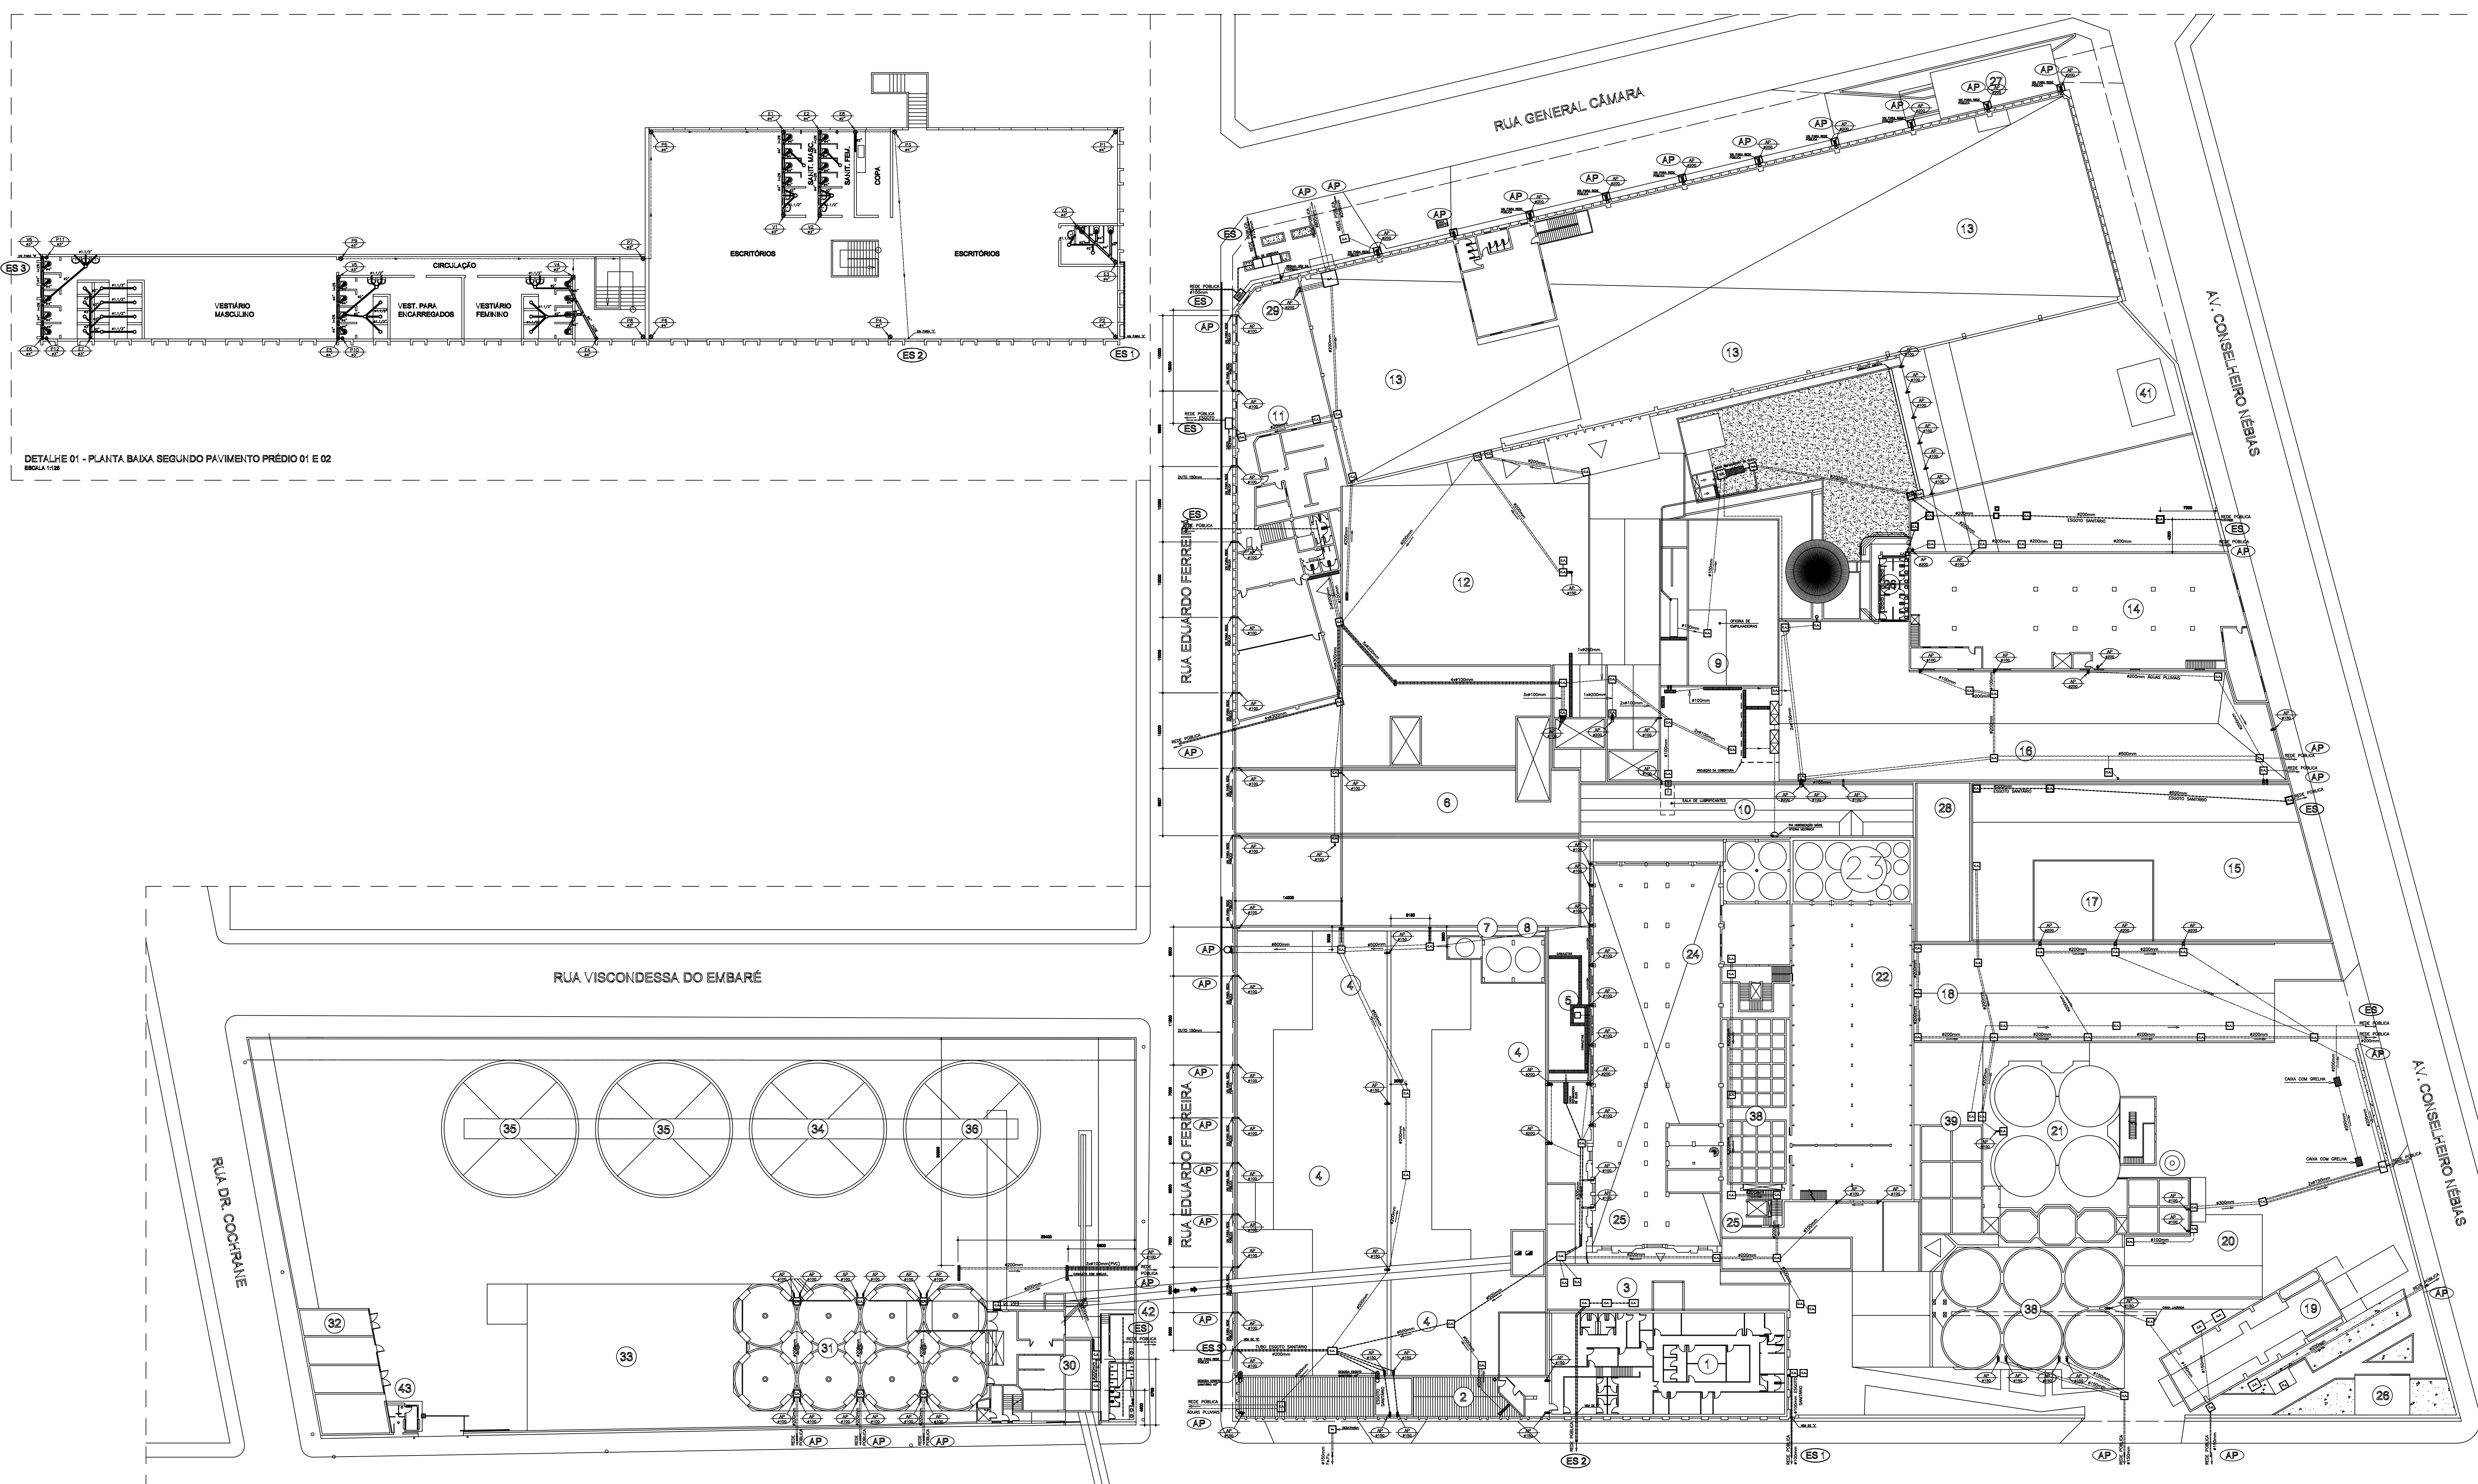

DETALHE 01 - PLANTA BAIXA SEGUNDO PAVIMENTO PRÉDIO 01 E 02
ESCALA 1:250

DISTRIBUIÇÃO GERAL - ESGOTO / ÁGUAS PLUVIAIS
ESCALA 1:250

ITEM	DESCRIÇÃO
01	GERENCIAL / ADMINISTRAÇÃO / ENGENHARIA
02	VESTIÁRIO GERAL
03	ENTRADA DO BOMBEI
04	ARMAZÉM SÓLID./B.C./SALZ PRE-MISTURA
05	CASA DE COMPRESSORES
06	EMBALAGEM DOMÉSTICA
07	CARREGADOR DE FARRA
08	FABRICA PRE-MISTURA
09	OFICINA DE MANUTENÇÃO
10	OFICINA MECÂNICA / ALUMINÁRIO
11	INSTALAÇÃO
12	ARMAZÉM E CARREGAMENTO
13	ARMAZÉM DE PRODUTOS ACABADOS
14	FABRICA DE BARRAS
15	ARMAZÉM DE ENLARGADOS
16	ARMAZÉM MATÉRIA PRIMA
17	ENCAMISAMENTO DE FERRÃO
18	CARREGAMENTO FARRA GRANDE
19	TANQUE
20	ENCAMISAMENTO FARRA GRANDE
21	SÓLOS METÁLICOS TÍPO
22	ARMAZÉM
23	SÓLOS METÁLICOS DE FARRA
24	L.A.E. - MÓDULO C
25	LINHA DE TÍPO
26	SANTAROS
27	BALANÇO RECOBERTA
28	SALA DE TRATAMENTO / ÁGUA RESÍDUO
29	SALA PARA CAMBÓRIOS
30	TORRE DE RESFRIAMENTO
31	SÓLOS - TORRE DE RESFRIAMENTO
32	BOX PARA EMPREGADOS
33	ESTACIONAMENTO
34	SÓLO VERTICAL
35	SÓLO VERTICAL
36	SÓLO VERTICAL
37	SÓLOS DE CONCRETO - QUADRA - A
38	SÓLOS DE CONCRETO
39	SÓLOS DE CONCRETO
40	SÓLOS DE CONCRETO
41	ESTRADA TRANSPORTADORA
42	ESTRADA DE CARRY-IN / OUT
43	VESTIÁRIO / SANTAROS
44	PORTADA
45	ESTRADA DE LIDOS

(ES) REDES DE ESGOTO SANITÁRIO
 (AP) REDES DE ÁGUA PLUVIAL

REVISÃO	DESCRIÇÃO	DATA	PROJ.
03	REVISÃO GERAL	11.08.2010	UPS
02	REVISÃO GERAL	14.11.2011	UPS
01	REVISÃO GERAL	14.08.2011	UPS
00	ELABORAÇÃO INICIAL	04.01.2011	UPS

MAPA DE REVISÕES
 DISTRIBUIÇÃO GERAL DE ESGOTO SANITÁRIO E ÁGUAS PLUVIAIS

MPS
 PROJETOS

RUA DE ABRIL - 143 - POUSO DE PEDRAS - CEP 88800-000 - ITOPOLINA NORTE - SC - mpps@itopolina.com.br

BONJE
 SÓLIDOS E SÓLIDOS

PROJETO	APROVAÇÃO	DESENHO
DATA INICIAL	08.01.2011	DESENHO
ANEXO	FOLHA 01 - DISTRIBUIÇÃO GERAL DE ESGOTO SANITÁRIO E ÁGUAS PLUVIAIS	ESCALA
		1:250

DISTRIBUIÇÃO GERAL - ESGOTO SANITÁRIO E ÁGUAS PLUVIAIS
 MAPA DE REVISÕES ORIENTATIVO DAS REDES GERAIS DE ESGOTO SANITÁRIO E ÁGUAS PLUVIAIS
 FOLHA 01